


BIURO OBSŁUGI BUDOWNICTWA	
INWESTOR: PRZEDSIĘBIORSTWO USŁUG KOMUNALNYCH SP.z o.o. Ciechanów, ul. Gostkowska 83	Data: 17.10.2014. PT
Skala: 1:250	
RYSYNEK: RZUT - INSTALACJA ELEKTRYCZNA	
TEMAT: PUNKT SELEKTYWNEJ ZBIÓRKI ODPADÓW KOMUNALNYCH (PSZOK)	
LOKALIZACJA: Ciechanów, ul. Gostkowska 83, dz. nr 1146/14	Nr 2E
Projektant: mgr inż. M. Komorowski upr. bud. Cie.48/84	

Nr upr. Cie-48/84

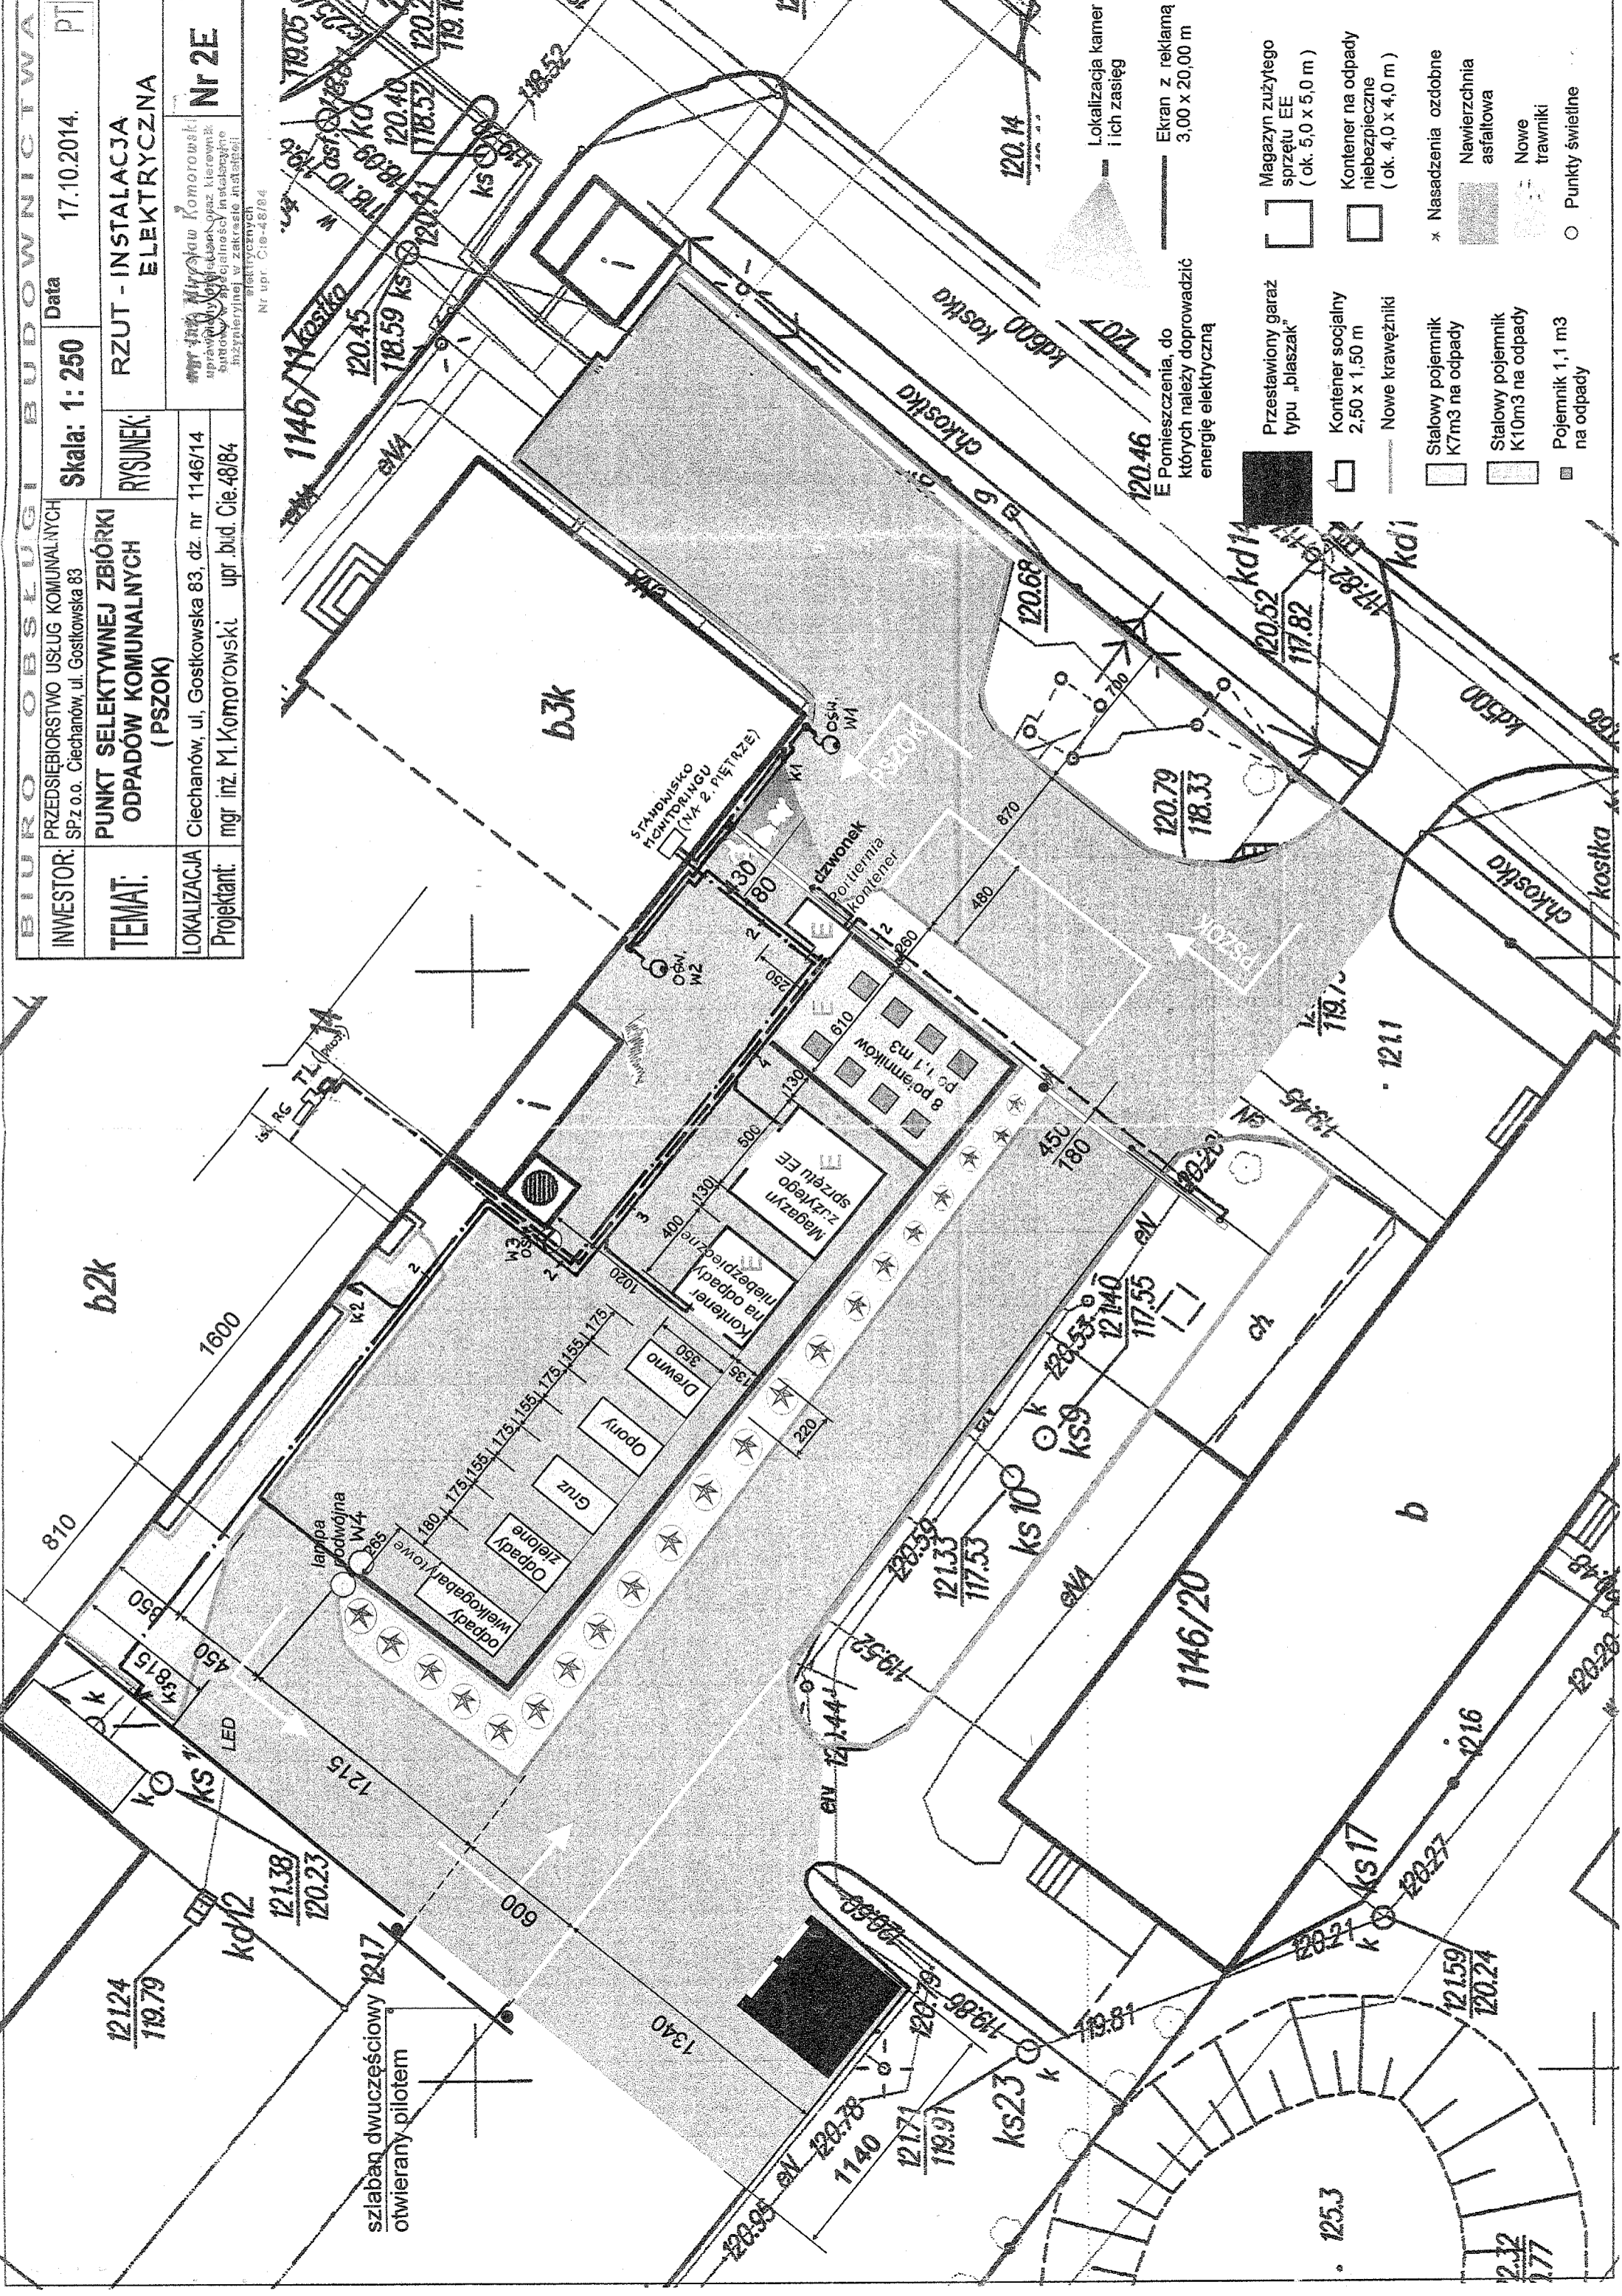

- Magazyn zużytego sprzętu EE (ok. 5,0 x 5,0 m)
- Kontener na odpady niebezpieczne (ok. 4,0 x 4,0 m)
- Przeładowanie typu "blaszak"
- Kontener socjalny 2,50 x 1,50 m
- Nowe krawężniki
- Stalowy pojemnik K7m3 na odpady
- Stalowy pojemnik K10m3 na odpady
- Pojemnik 1,1 m3 na odpady
- Nasadzenia ozdobne
- Nawierzchnia asfaltowa
- Nowe trawniki
- Punkty świetlne
- Ekran z reklamą 3,00 x 20,00 m
- Pomieszczenia, do których należy doprowadzić energię elektryczną
- Lokalizacja kamer i ich zasięg